



PŮDORYS 2.PATRA (3.NP)

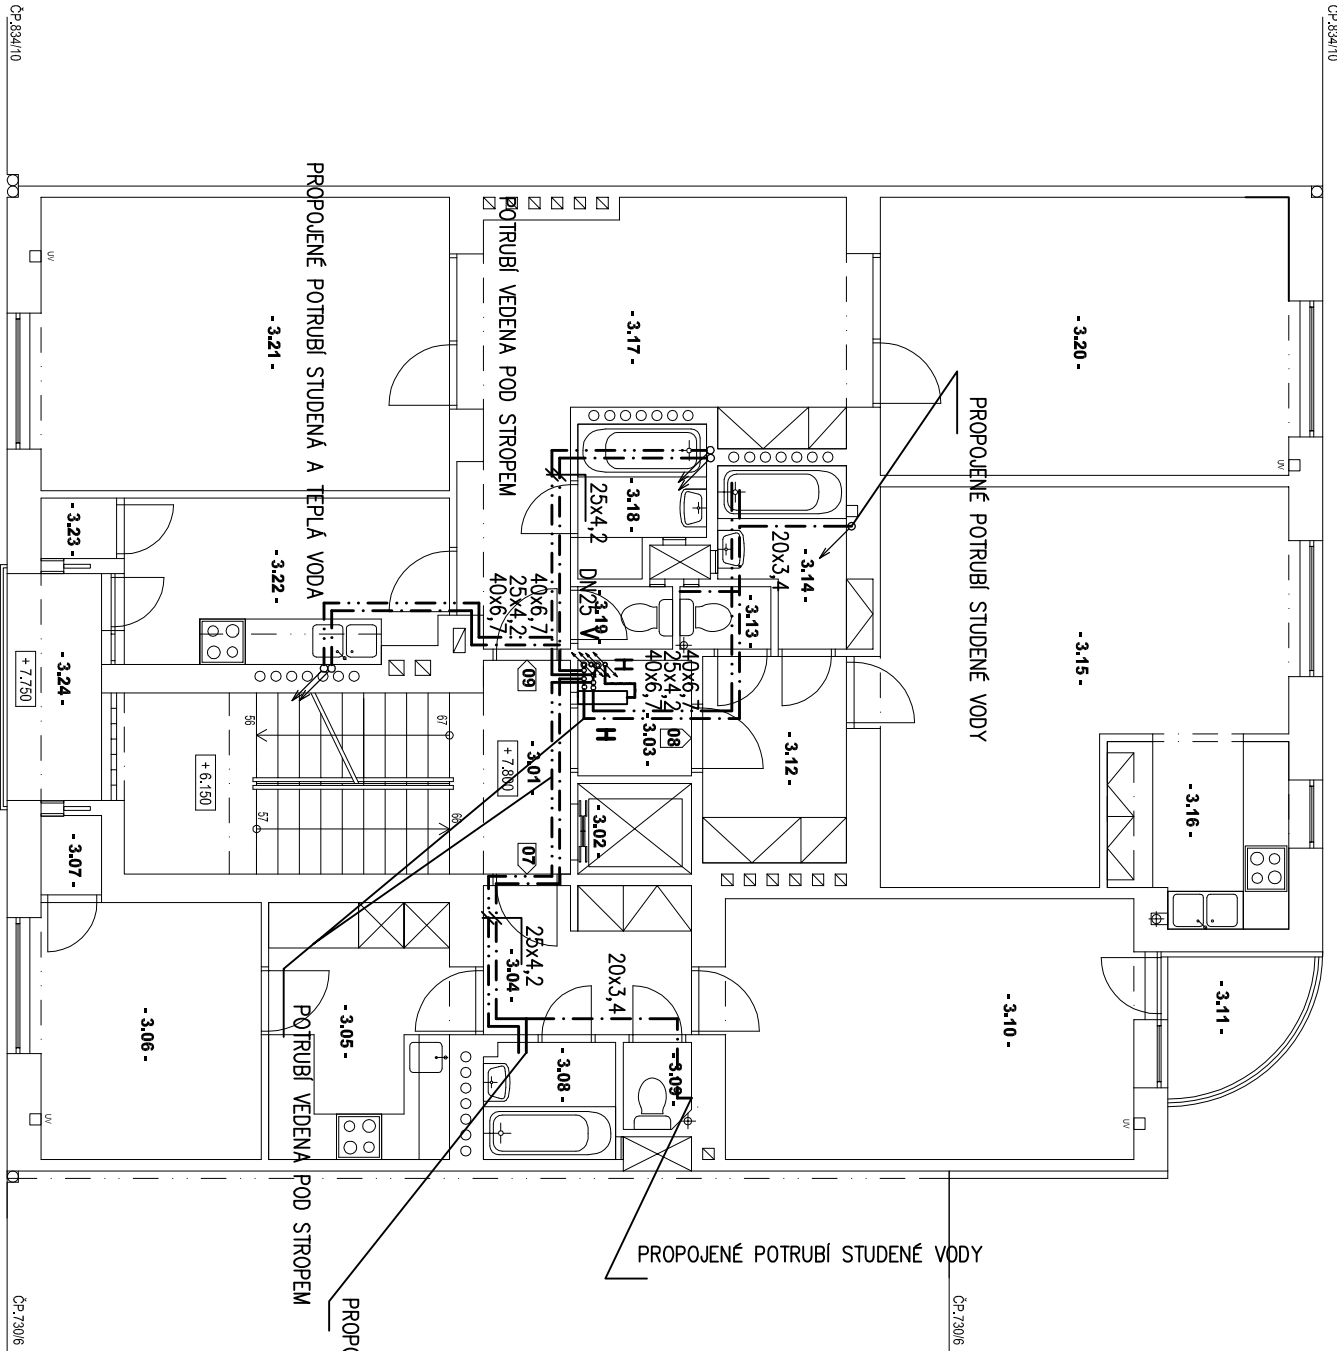

LEGENDA MÍSTNOSTÍ 3.NP :

PROSTOR	
-3.01 -	DOMOVNÍ CHODBA
-3.02 -	VÝTAH
-3.03 -	PLYNOMĚRY A ELEKTROMĚRY
BYT č.07	
-3.04 -	PŘEDSÍŇ
-3.05 -	KUCHYN
-3.06 -	POKOU
-3.07 -	LOŽNÝ PROSTOR
-3.08 -	KOUPELNA
-3.09 -	WC
-3.10 -	LOŽNICE
-3.11 -	BALKON
BYT č.08	
-3.12 -	PŘEDSÍŇ
-3.13 -	WC
-3.14 -	KOUPELNA
-3.15 -	OBÝVACÍ POKOU S LOŽNICÍ
-3.16 -	KUCHYN
BYT č.09	
-3.17 -	PŘEDSÍŇ
-3.18 -	KOUPELNA
-3.19 -	WC
-3.20 -	LOŽNICE
-3.21 -	OBÝVACÍ POKOU
-3.22 -	KUCHYN
-3.23 -	SPÍŽ
-3.24 -	LODŽIE

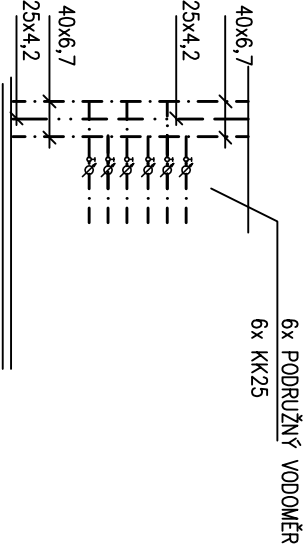

POTRUBÍ VEDENÁ V BYTECH BUDE ŘEŠENA DLE POŽADAVKU MAJITELE A DLE DISPOZICE BYTU

STAVAJÍCÍ VODOVODNÍ STOUPAČKY BUDOU ZASLEPENY, K NIM BUDE PŘIVEDNA STUDENÁ VODA A DOUDE K PROPOJENÍ POTRUBÍ K ZAŘÍZOVACÍM PŘEDMĚTŮM

H HYDRANTOVÁ SKŘÍŇ DN19,HADICE 30m

Generální projektant : <div><div><div><div><div>L</div><div>HOŤA & TAŠL</div></div><div><div><div><div></div><div></div><div></div></div></div><div><div><div>ENGINEERING & MANAGEMENT</div></div></div></div></div><div>L.T.E.M. s.r.o. LHOŤA & TAŠL ENGINEERING & MANAGEMENT Křížkova 96 186 00 Praha 8 - Karlín Tel: +420 606 032 725 E-mail: info@ltem.cz</div></div></div>							
HIP :	Projektant :	Vypracoval :		Projektant část :	Čís. výkresu : <div>D.1.4.1 - 13</div>		
Ing.Jiří Lhoťa	Ing.arch.Jiří Petrůj	Ing.arch.Jiří Petrůj		Ing.Květa Muzikářová			
Investor :	Bytové družstvo Vršovická 1216, Vršovická 8, Praha 10 - Vršovice						
Místo stavby :	Vršovická 1216/8, Praha 10 - Vršovice, č.parc. 2001/1				Objekt / soubor : SO - 01		
Název projektu :	REKONSTRUKCE BYTOVÉHO DOMU Č.P. 1216 Vršovická 8, 100 00 Praha 10 - Vršovice, č.parc. 2001/1				Datum : 09/2015		
Část projektu : D.1.4.1 - ZTI - KANALIZACE, VODA	Stupeň : DSP + DPS				Číslo zakázky : 200/002/0/2015-07-01		
	Formát : 2A4				Měřítko : M 1:100		
	Název výkresu : PŮDORYS 2.PATRO (3.NP)-VODOVOD						